


PRZEBUDOWA, ROZBUDOWA I ZMIANA SPOSOBU UŻYTKOWANIA ŚWIETLICY
WIEJSKIEJ NA POTRZEBY UTWORZENIA KLUBU SENIORA Z FUNKCJĄ
ŚWIETLICY WIEJSKIEJ W MIEJSCOWOŚCI KIJNO
INSTALACJA ODGROMOWA – RZUT DACHU
Numer rysunku E – 02
Skala 1 : 50

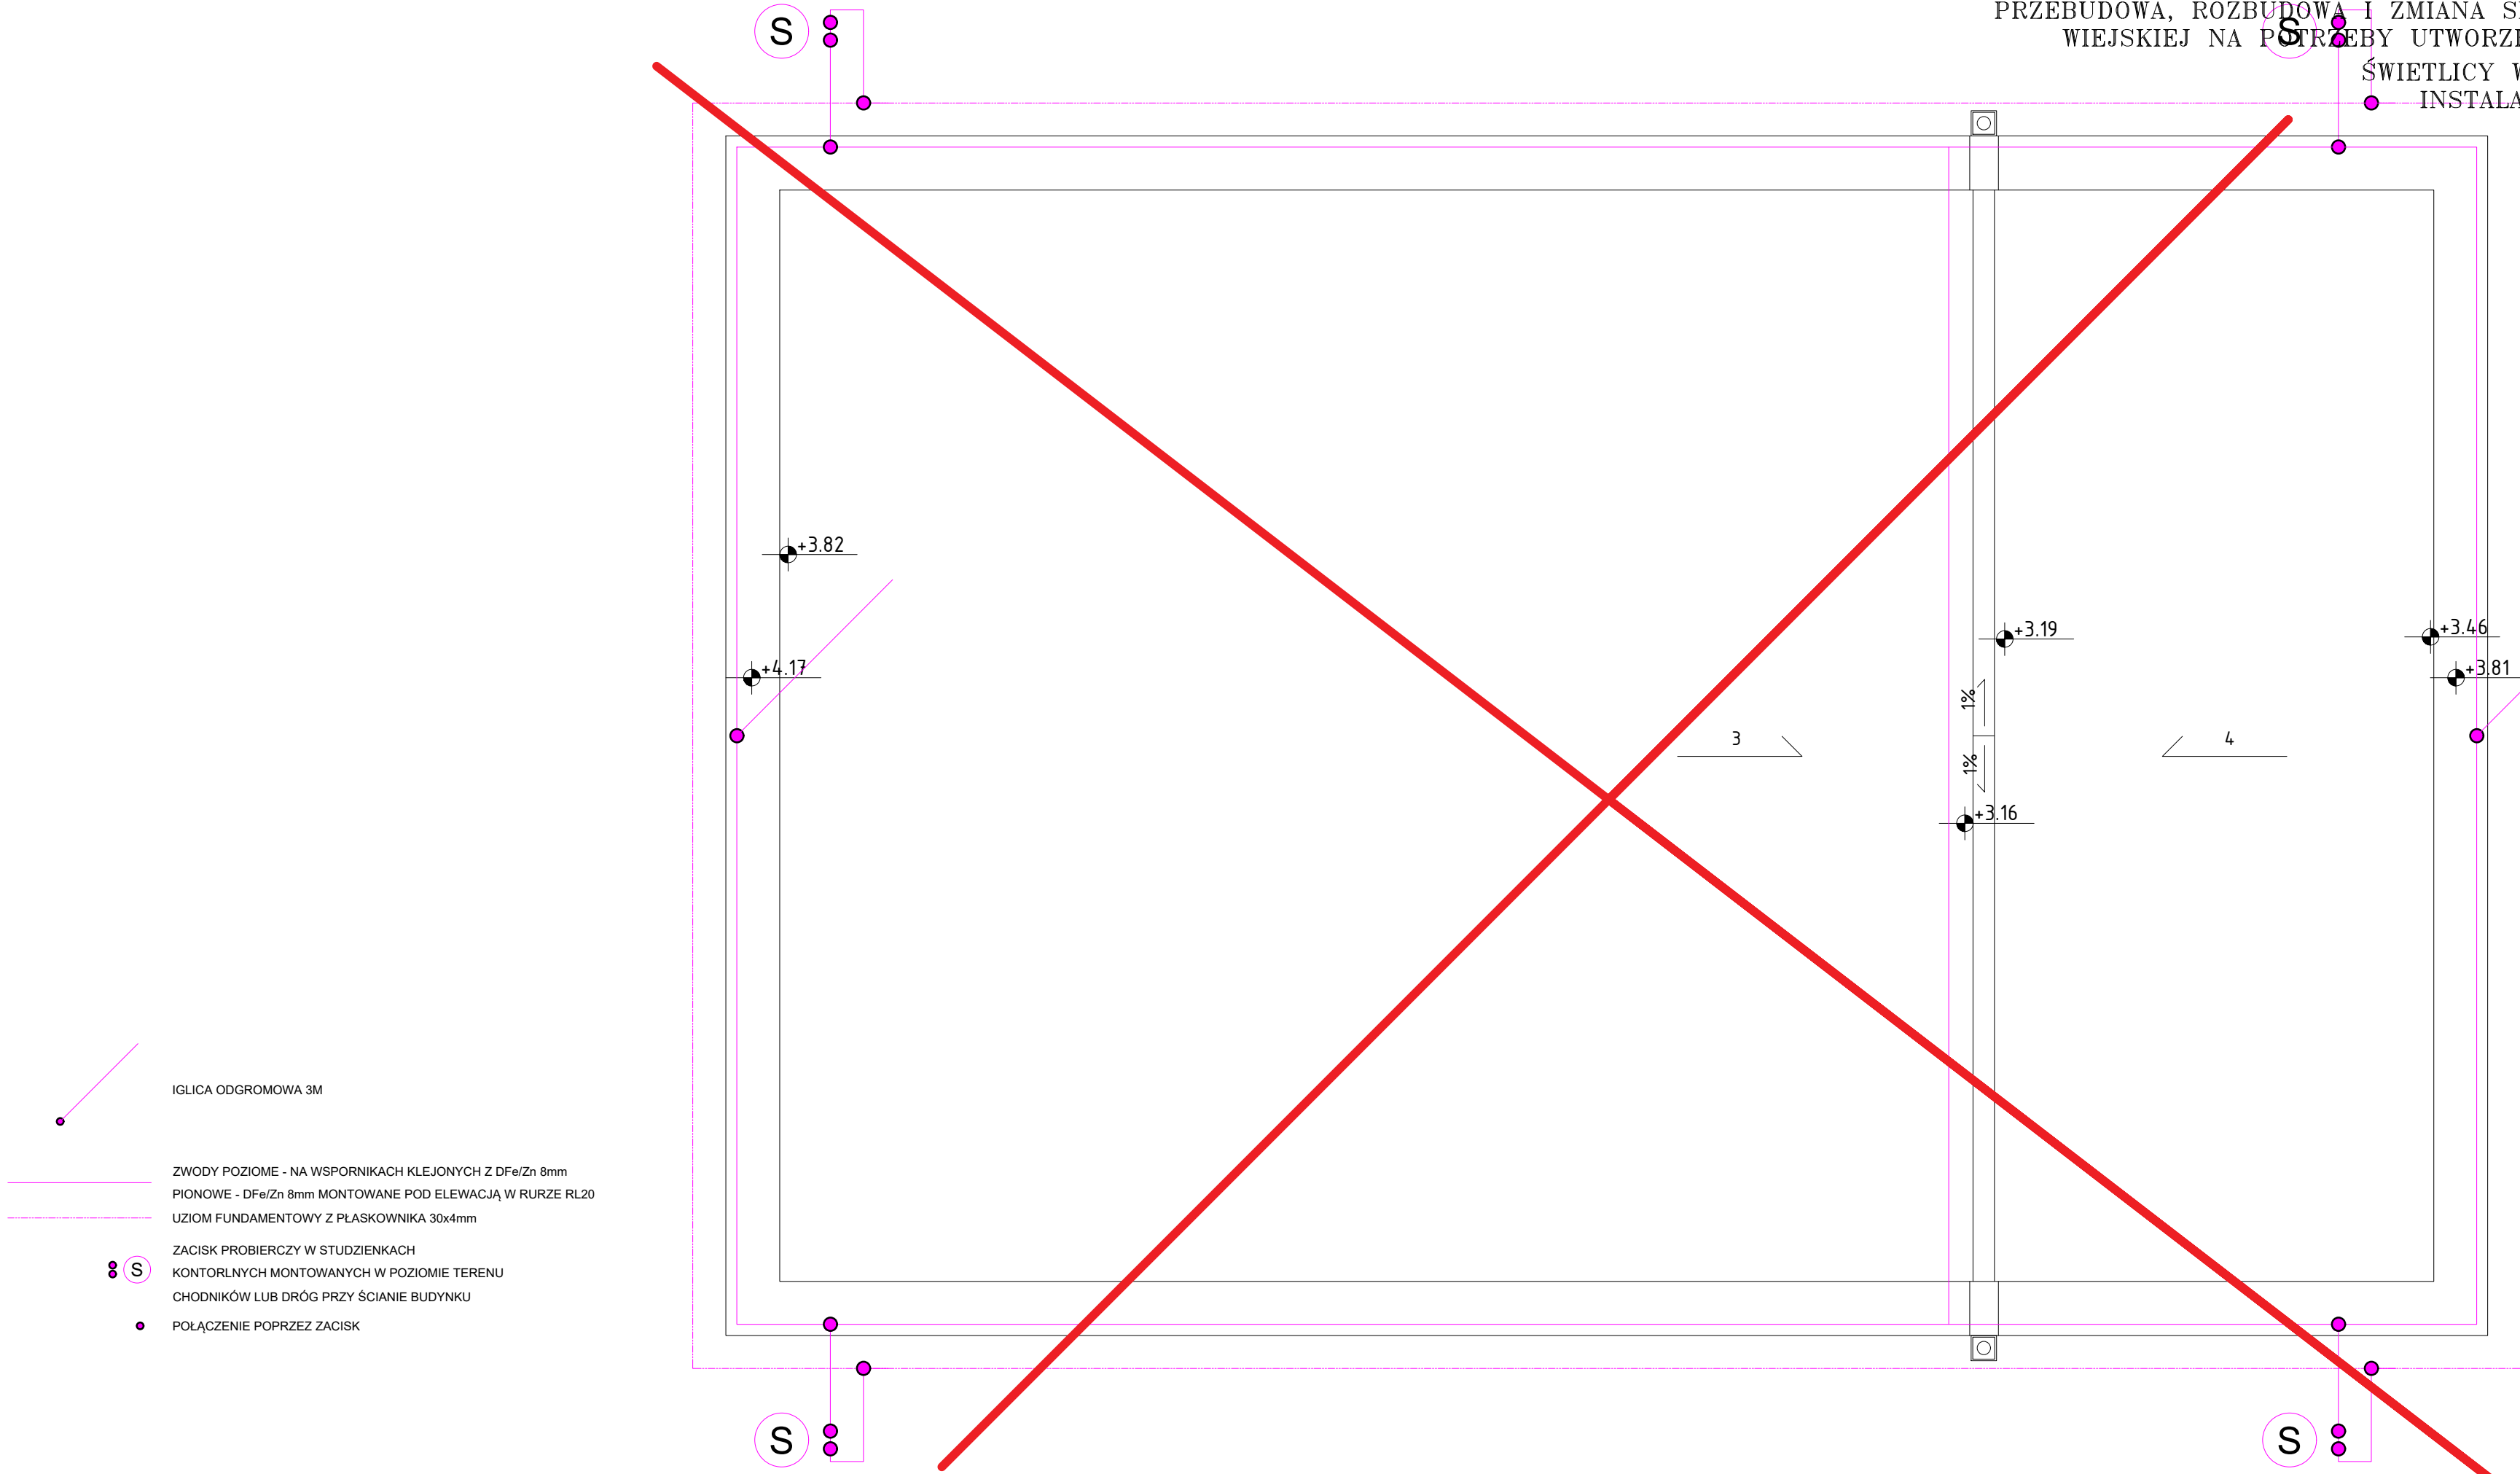

INWESTOR: GMINA CZARNE ul. Moniuszki 12 77-330 Czarne		
INWESTYCJA: PRZEBUDOWA, ROZBUDOWA I ZMIANA SPOSOBU UŻYTKOWANIA BUDYNKU ŚWIETLICY WIEJSKIEJ NA POTRZEBY UTWORZENIA KLUBU SENIORA Z FUNKCJĄ ŚWIETLICY WIEJSKIEJ W MIEJSCOWOŚCI KIJNO, działka nr 194/8, obr. 0009, gmina Czarne, powiat człuchowski, nr ewid. 220302_5.0009.194/8		
BIURO PROJEKTOWE: Zakład Projektowania i Usług Budowlanych "BENBUD" Inż. Benedykt Reder ul. Ks. dr Wł. Łęgi 1/27, 86-300 Grudziądz		
NAZWA RYSUNKU: INSTALACJA ODGROMOWA RZUT DACHU	SKALA: 1 : 50	BRANŻA: BUDOWLANA
FAZA: PBW	DATA: 23.12.2021 r.	NUMER RYSUNKU: E - 02
FUNKCJA: PROJEKTANT Branża: elektryczna	MGR INŻ. JÓZEF SZKULTECKI upr. instalacyjne - elektryczne nr 5642/GD/93 POM-WZ3-ZIM-YEA	PODPIS:
FUNKCJA: SPRAWDZAJĄCY Branża: elektryczna	MGR INŻ. MIECZYŚLAW MILER upr. instalacyjne - elektryczne nr 4370/Gd/90 POM-HQ3-UJF-TIL	PODPIS: