


PRZEBUDOWA, ROZBUDOWA I ZMIANA SPOSOBU UŻYTKOWANIA ŚWIETLICY
WIEJSKIEJ NA POTRZEBY UTWORZENIA KLUBU SENIORA Z FUNKCJĄ
ŚWIETLICY WIEJSKIEJ W MIEJSCOWOŚCI KIJNO
INSTALACJA WODY UŻYTKOWEJ – RZUT PARTERU
Numer rysunku S – 01
Skala 1 : 50

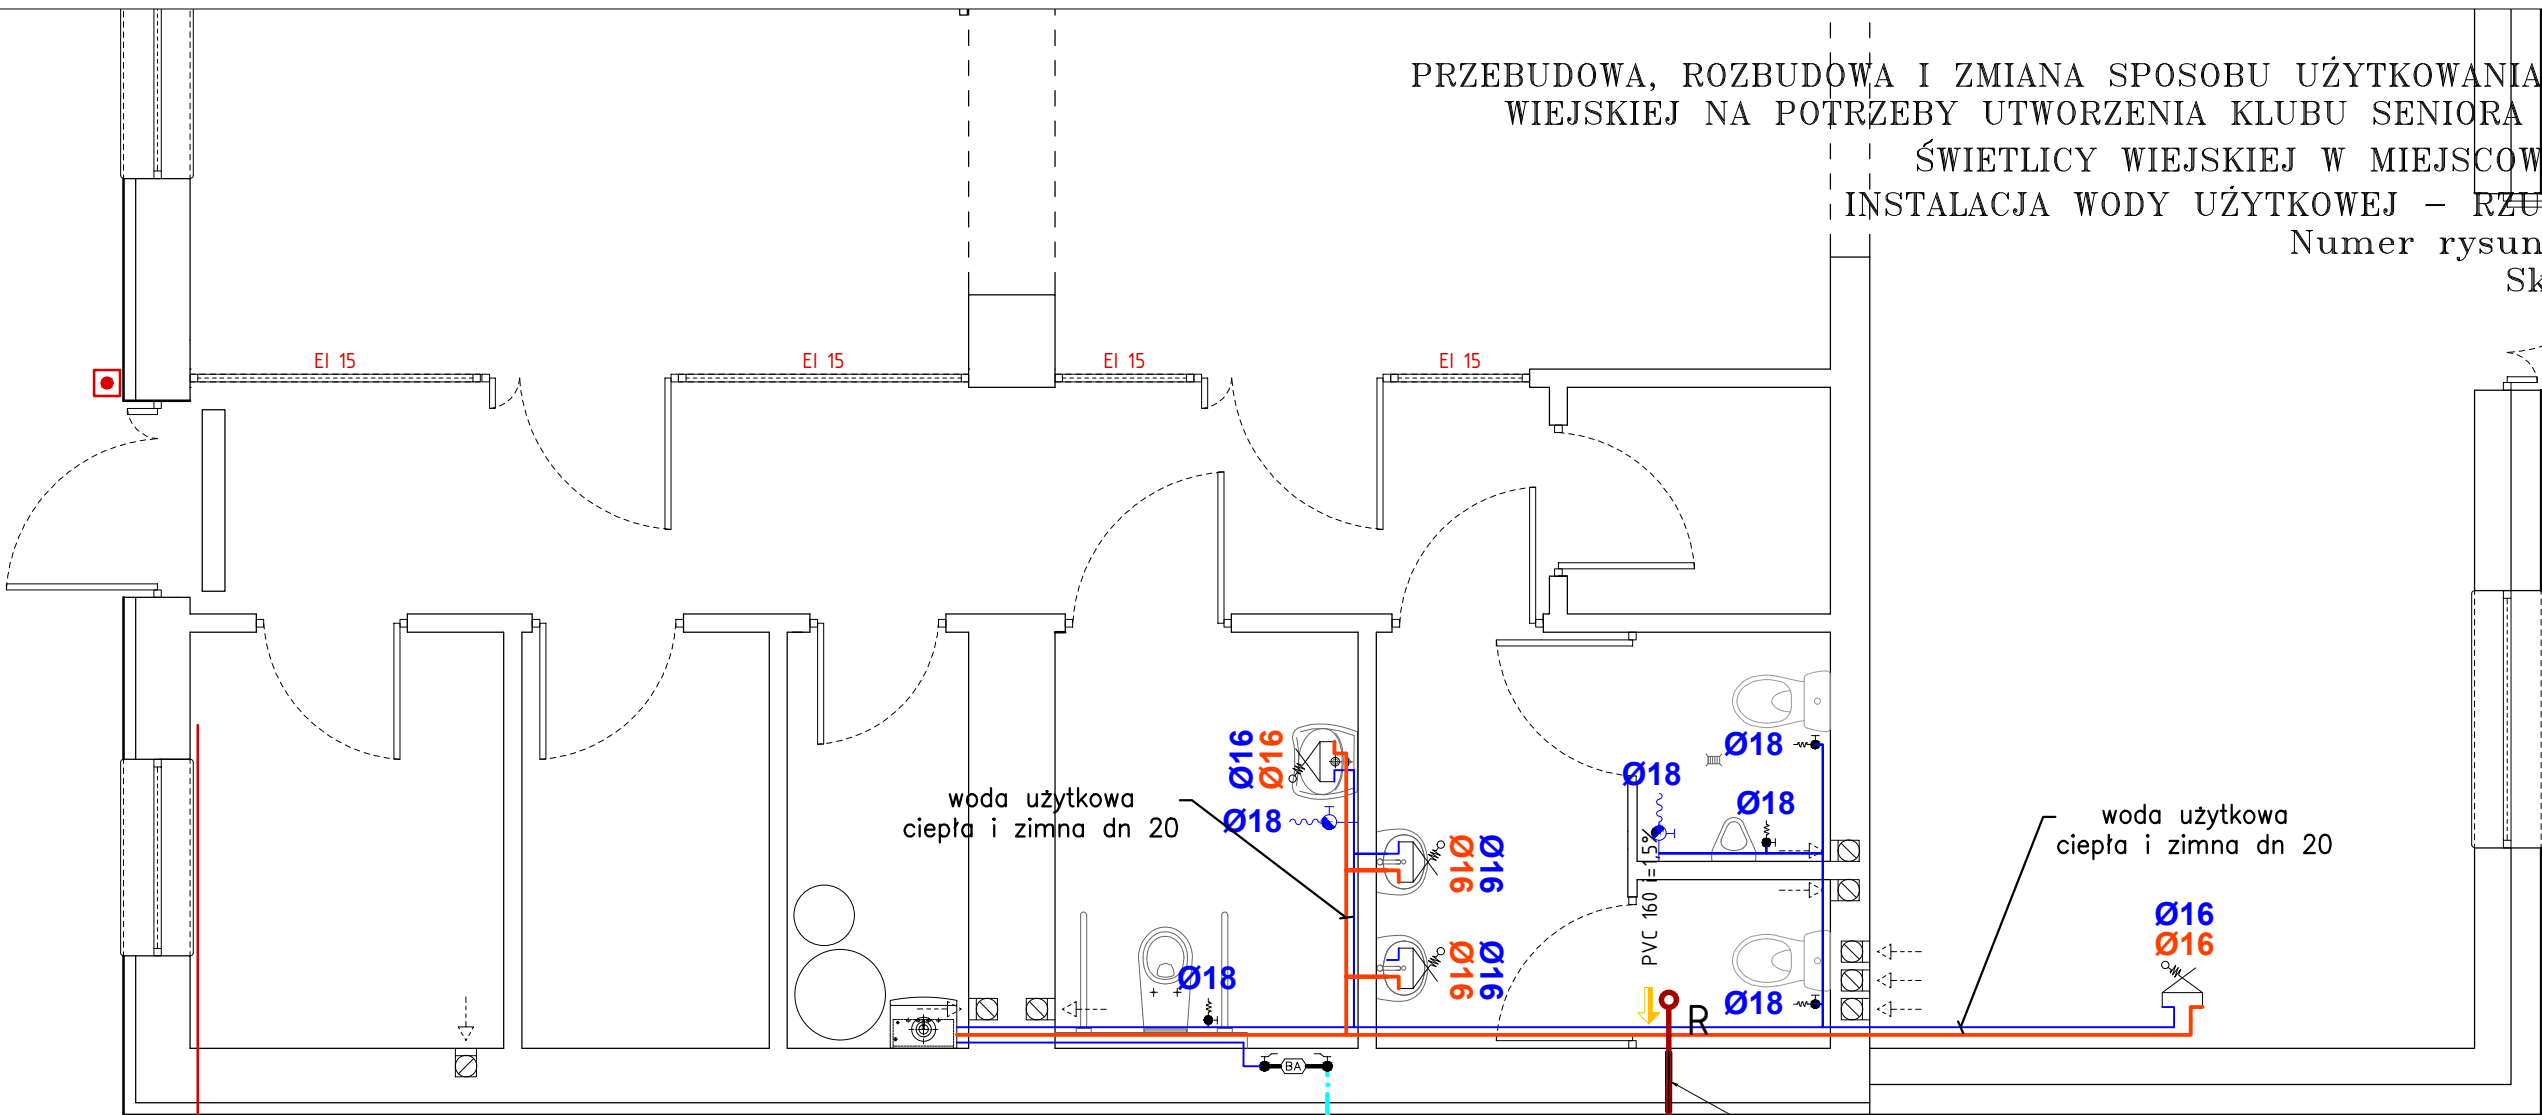

SCHEMAT ROZDZIAŁU INSTALACJI
WODY ZIMNEJ I CIEPŁEJ:

OZNACZENIA:

- instalacja wody zimnej
- instalacja wody ciepłej
- cyrkulacja

UWAGI:

- Instalację wody zimnej i ciepłej wykonać z rur polipropylenowych stabilizowanych z wkładką aluminiową PP STABI AL (PN20)
- Przewody rozprzewadzające wz, wc i cyrk. prowadzone pod posadzką zabezpieczyć przed uszkodzeniem
- Przewody prowadzone w posadzkach układać w izolacji termicznej z pianki PU (patrz część opisowa projektu)
- Przejścia instalacyjne przez przegrody wydzielenia pożarowego wykonać w przepustach ogniowych "PO" w klasie odporności ogniowej EI danej przegrody
- Przejścia instalacyjne przez przegrody zewnętrzne wykonać jako gazoszczelne
- Pod każdą umywalką montować zawory kulowe DN 10 na instalacji zimnej i ciepłej wody, dla umywalki montowanej na wysokości 850mm nad podłogą wysokość podłączenia armatury wynosi 600-650mm
- Przy każdej płuczce wc montować zawory kulowe DN 10 na instalacji wody zimnej, wysokość zamontowania armatury dopasować do zastosowanej ceramiki sanitarnej
- W celu uniknięcia kolizji, przed przystąpieniem do montażu instalacji w warstwach posadzkowych, należy zapoznać się z przebiegiem tras inst. elektrycznych, kanalizacyjnych, wentylacyjnych oraz instalacji c.o.
- W przypadku znaczących zmiany tras instalacji sanitarnych konieczny jest kontakt z autorem opracowania - nadzór autorski

INWESTOR: GMINA CZARNE ul. Moniuszki 12 77-330 Czarne		
INWESTYCJA: PRZEBUDOWA, ROZBUDOWA I ZMIANA SPOSOBU UŻYTKOWANIA BUDYNKU ŚWIETLICY WIEJSKIEJ NA POTRZEBY UTWORZENIA KLUBU SENIORA Z FUNKCJĄ ŚWIETLICY WIEJSKIEJ W MIEJSCOWOŚCI KIJNO, działka nr 194/8, obr. 0009, gmina Czarne, powiat człuchowski, nr ewid. 220302 5.0009.194/8		
BIURO PROJEKTOWE: Zakład Projektowania i Usług Budowlanych "BENBUD" inż. Benedykt Reder ul. Ks. dr Wł. Łęgi 1/27, 86-300 Grudziądz		
NAZWA RYSUNKU INSTALACJA WODY UŻYTKOWEJ RZUT PARTERU	SKALA: 1 : 50	BRANŻA: BUDOWLANA
FAZA: PBW	DATA: 23.12.2021 r.	NUMER RYSUNKU: S - 01
FUNKCJA: PROJEKTANT Branża: sanitarna	MGR INŻ. JACEK KAWCZYŃSKI Upr instalacyjne - sanitarne nr MAZ/0495/PWOS/06	PODPIS:
FUNKCJA: SPRAWDZAJĄCY Branża: sanitarna	MGR INŻ. FILIP UFNALEWSKI Upr instalacyjne - sanitarne nr MAZ/0167/POOS/17	PODPIS: