


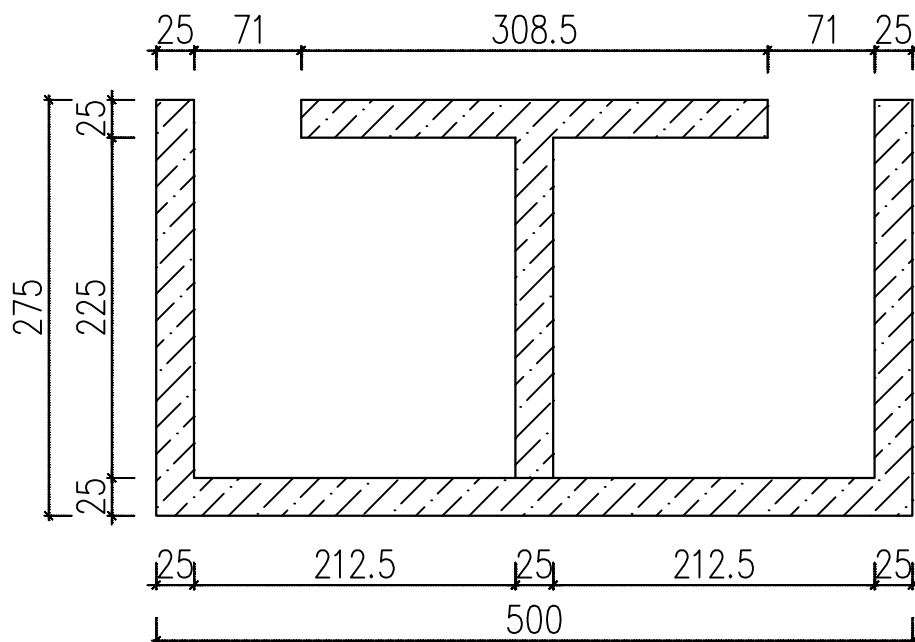

Szacunkowe zestawienie materiałów dla P00

L.p.	Rodzaj materiału	Rodzaj zbrojenia	Ilość	Jednostka
1	Beton		12,0	m ³
2	Zbrojenie	Ø8/Ø10	710,0	kg

Wykonawca WCI TECHNOLOGIE Sp. z o.o. ul. Kościuszki 80, 42-595 Siemonia tel. 881 614 222, e-mail: biuro@wcitech.pl		Nr Rysunku 597/PFU-09.1		
Zamawiający GMINA CZARNE UL. MONIUSZKI 12, 77-330 CZARNE	PRÓŻNIOWE ODGAZOWANIE OSADU - PRZEKRÓJ B-B			
Inwestycja ROZBUDOWA OCZYSZCZALNI ŚCIEKÓW W M. CZARNE WRAZ Z BUDOWĄ WĘZŁA OSADOWEGO				
Adres inwestycji DZ. EW. 427, 428, 3068/6, 3068/9 JEDNOSTKA EWIDENCYJNA 220302_4 OBRĘB 0001				
Faza proj. PROGRAM FUNKCJONALNO-UŻYTKOWY				
Specjalność -				
Obiekt OCZYSZCZALNIA ŚCIEKÓW				
	Imię Nazwisko	Nr Uprawnień	Podpis	Data
PROJEKTOWAŁ				02.2024
OPRACOWAŁ	mgr Katarzyna Wita			Skala 1:50
KOORDYNATOR PROJEKTU	mgr inż. Wiesław Lipka			